

 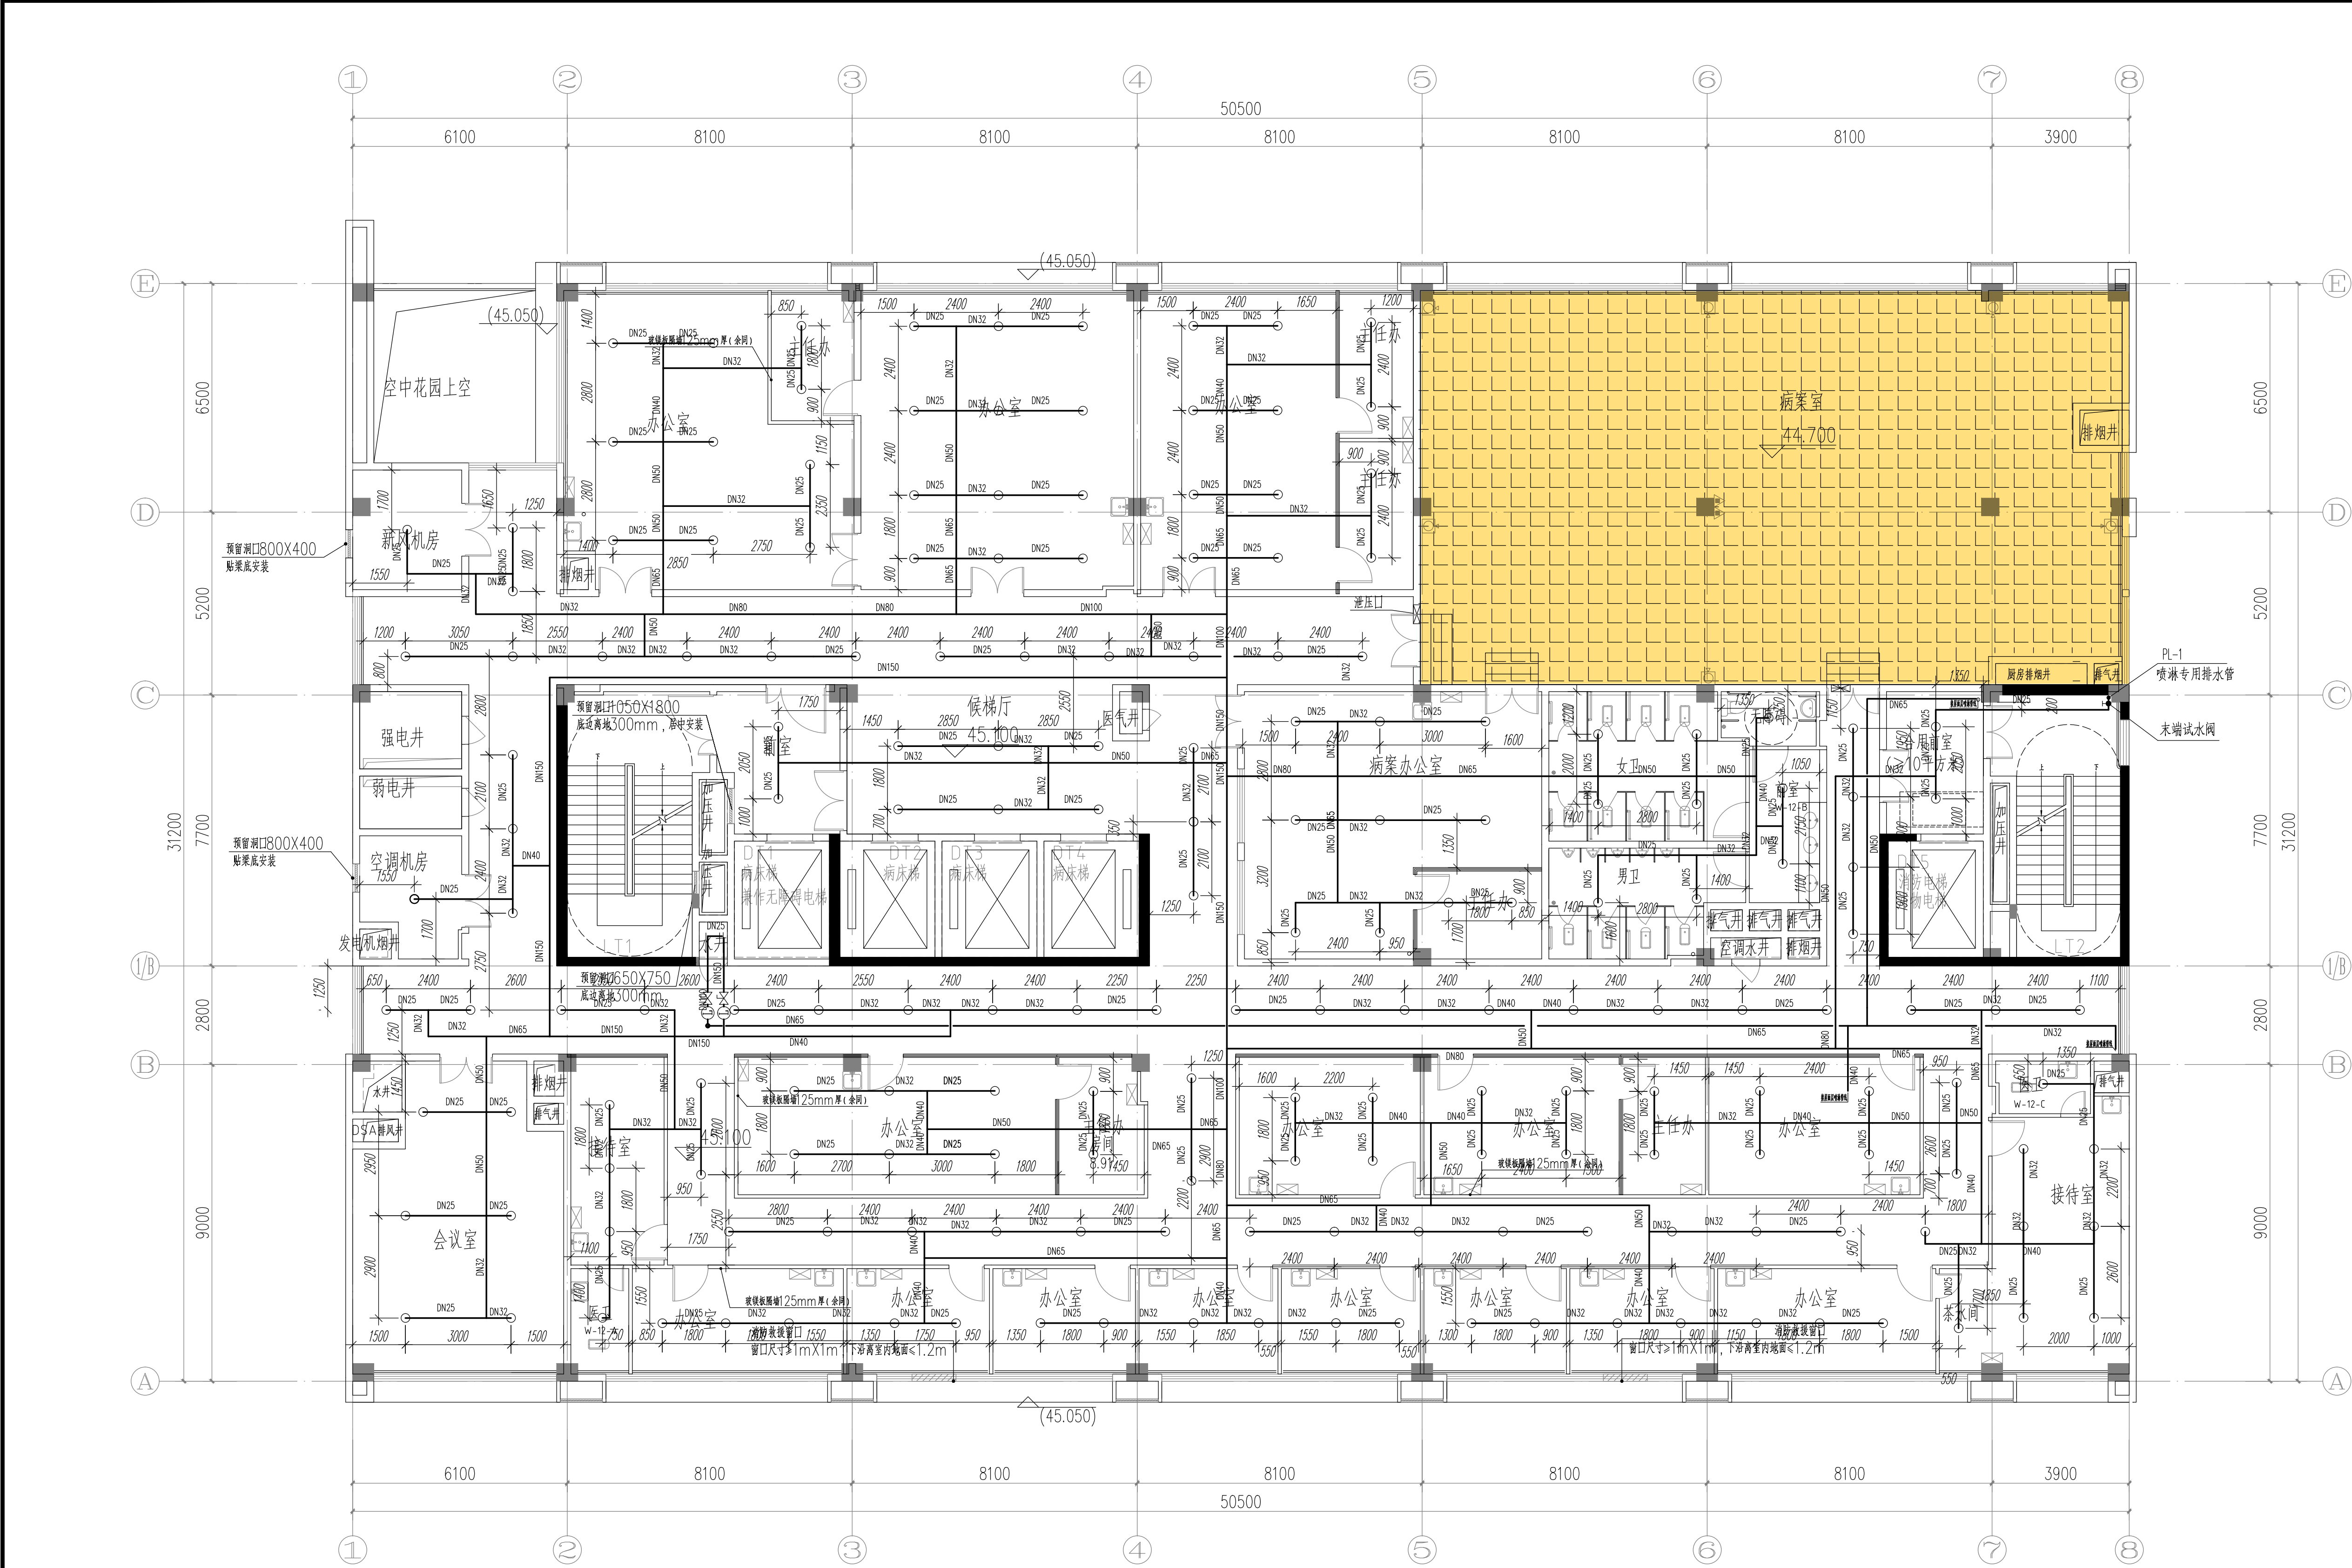


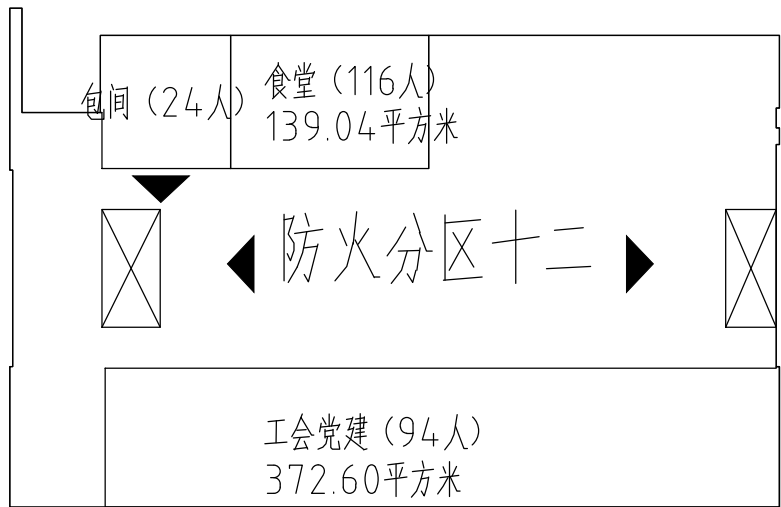

| 层数  | 功能          | 标高     |
|-----|-------------|--------|
| 十二层 | 餐厅; 工会党建    | 45.100 |
| 十一层 | 健康管理; 会议室   | 40.900 |
| 十层  | 肿瘤科         | 37.000 |
| 九层  | 呼吸内科        | 33.100 |
| 八层  | 消化内科        | 29.200 |
| 七层  | 神经内科        | 25.300 |
| 六层  | 康复大厅; 内镜    | 21.400 |
| 五层  | 康复科         | 17.500 |
| 四层  | 心血管内科; CCU  | 13.300 |
| 三层  | 肾内科; 血透     | 9.400  |
| 二层  | 门诊; 药房      | 5.500  |
| 首层  | 大堂; 收费处     | ±0.000 |
| 负一层 | 车库; 设备房     | -5.600 |
| 负二层 | 车库; 人防; 设备房 | -9.200 |



十二层防火分区示意图 1:100

图例: 疏散楼梯 , 疏散口 

十二层喷淋平面图 1:100

本层建筑面积:1557.20平方米

## 说明 NOTES

| 版本<br>VERSION | 日期<br>DATE | 出图原因<br>REASON FOR ISSUE |
|---------------|------------|--------------------------|
| 本次出图          |            |                          |
| 上次出图          |            |                          |

索引图  
KEY PLAN

**广东省建筑设计研究院有限公司**  
Guangdong Architectural Design & Research Institute Co., Ltd.  
(注: 注册工程师设计资质证书号: A244013736  
注册监理工程师资质证书号: B144013739)

|                                        |                   |
|----------------------------------------|-------------------|
| 项目名称<br>PROJECT NAME                   | 佛冈县人民医院内科综合大楼建设项目 |
| 子项名称<br>SUB ITEM NAME                  |                   |
| 建设单位<br>CONSTRUCTION UNIT              | 佛冈县人民医院           |
| 建设管理单位<br>CONSTRUCTION MANAGEMENT UNIT |                   |
| 设计号<br>PROJECT NO.                     | 18-348 (8-3)      |

|                    |     |                 |     |                 |     |
|--------------------|-----|-----------------|-----|-----------------|-----|
| 建筑<br>ARCHITECT    | 李志斌 | 结构<br>STRUCTURE | 叶卓豪 | 给排水<br>PLUMBING | 徐碧水 |
| 电气<br>ELECTRICAL   | 李伟  | 暖通<br>HEATING   | 周宇  | 人防<br>DEFENSE   |     |
| 岩土<br>GEOTECHNICAL |     |                 |     |                 |     |

|                               |     |
|-------------------------------|-----|
| 主持人<br>PRINCIPAL              | 罗兵  |
| 审定人<br>APPROVER               | 庄韦  |
| 审核人<br>REVIEWER               | 邱洪波 |
| 校对人<br>PROOFREADER            | 黄佳  |
| 项目负责人<br>PRO. DIR.            | 钟伟祥 |
| 子项负责人<br>SUB. DIR.            |     |
| 专业负责人<br>ARCH./ENGRIN. CHARGE | 黄剑  |
| 设计人<br>DESIGNER               | 黄晓帆 |
| 制图人<br>DRAFTSMAN              | 黄晓帆 |

注册师章  
REGISTRAR'S STAMP

工程设计出图专用章  
STAMP OF DESIGN COMPANY

|                     |          |
|---------------------|----------|
| 图名<br>DRAWING TITLE | 十二层喷淋平面图 |
| 设计阶段<br>STAGE       | 竣工图      |
| 专业<br>DISCIPLINE    | 给排水      |
| 图别<br>DRAWING TYPE  | 水竣       |
| 图号<br>DRAWING NO.   | SX-28    |
| 版本<br>VERSION       | 1.0      |
| 日期<br>DATE          | 2023.03  |

图例: 疏散楼梯 , 疏散口 